

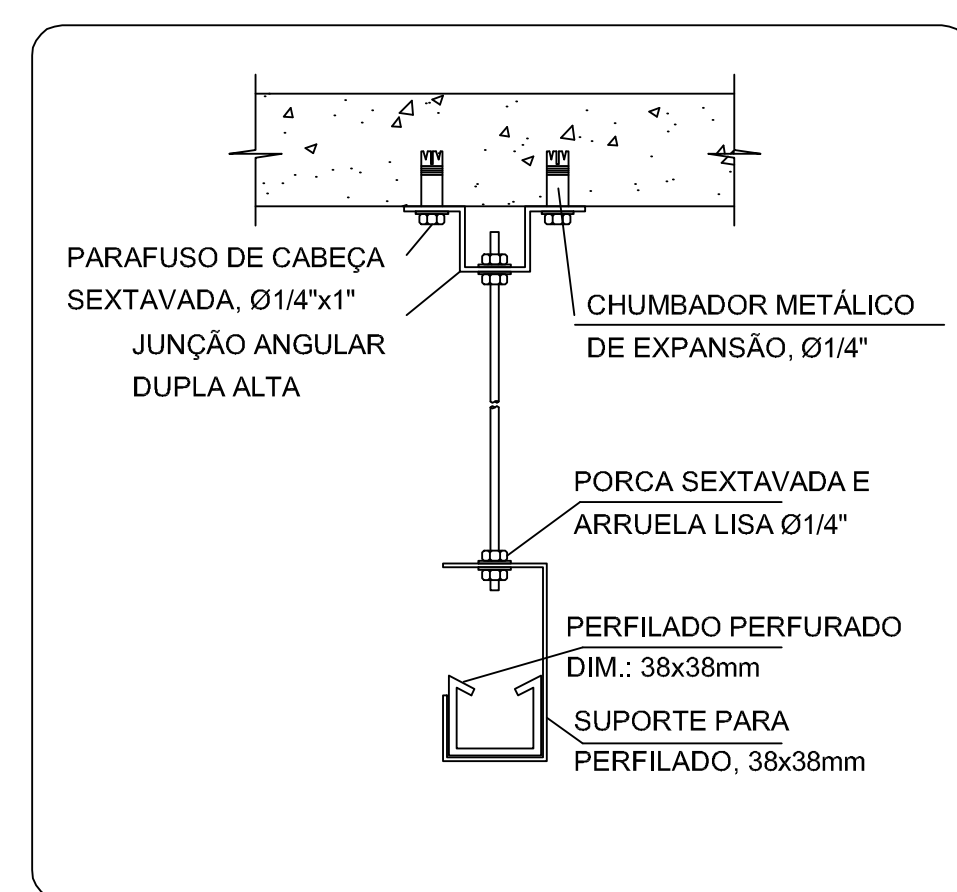



ENTRADA E SAÍDA DE ELETRODUTO EM PERFILADO

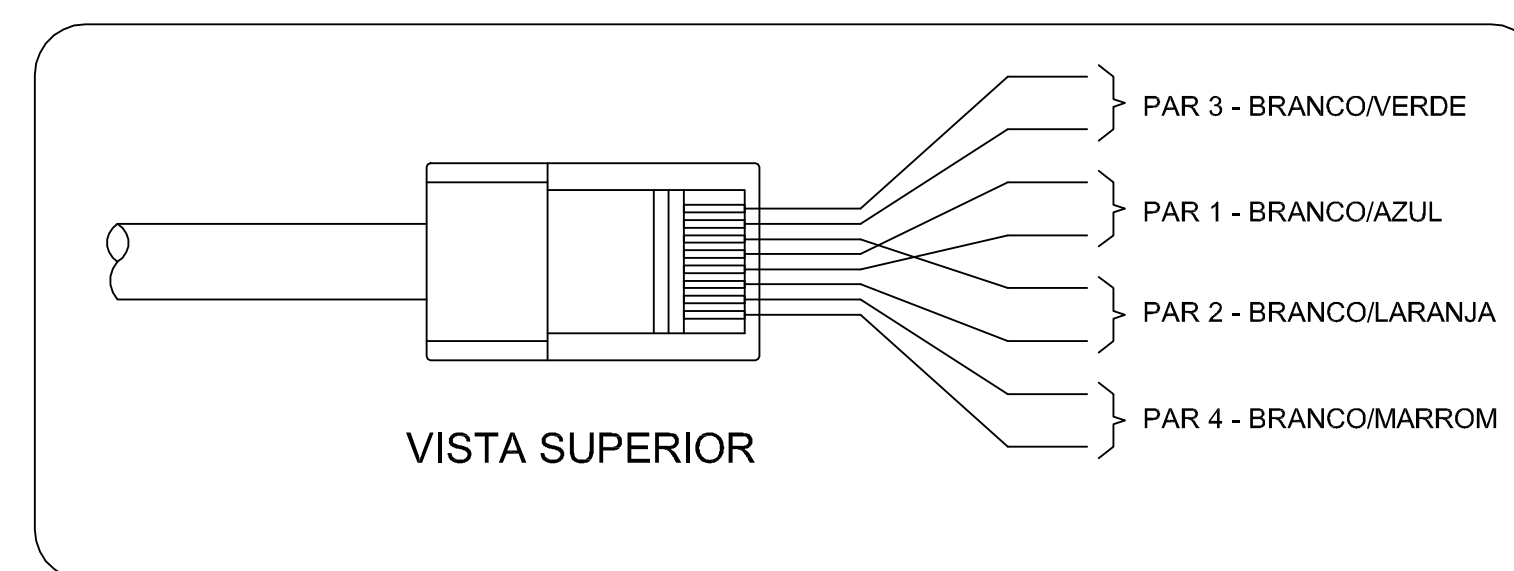



SALA TÉCNICA

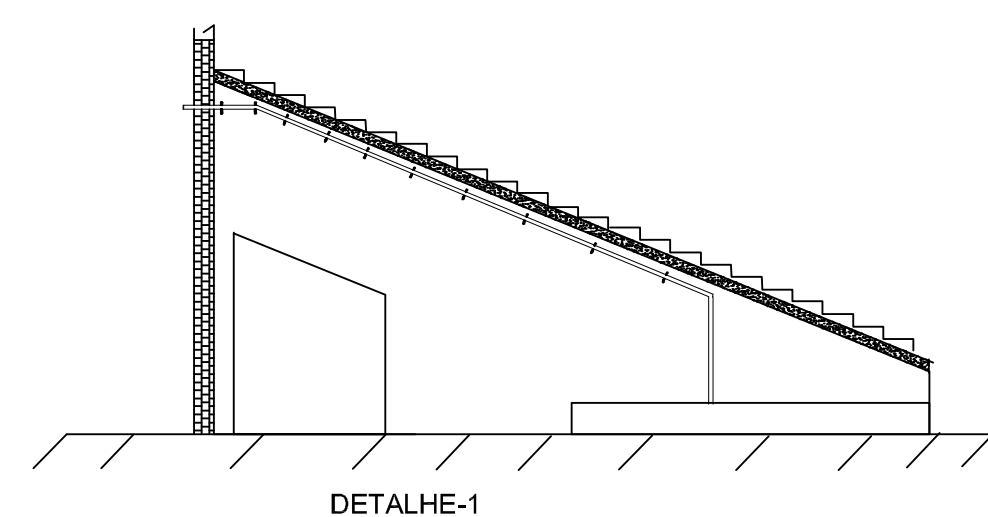

LEGENDA	
	RACK PADRÃO (ARMÁRIO DE TELECOMUNICAÇÃO)
	PONTO DE COMUNICAÇÃO INSTALADO EM CONDULETE, COM DUAS TOMADAS , PADRÃO RJ45 (2)
	PERFILADO METÁLICO, FABRICADO EM CHAPA DE AÇO 38x38mm.
	ELETROCALHA LISA PARA CABOS DE COMUNICAÇÃO, GALVANIZADA, TAMPA DE ENCAIXE, DIMENSÕES CONFORME INDICADO EM PLANTA
	ELETRODUTO EM INSTALAÇÃO DE SOBREPOR NA PAREDE OU NO TETO DE AÇO, ø=25mm

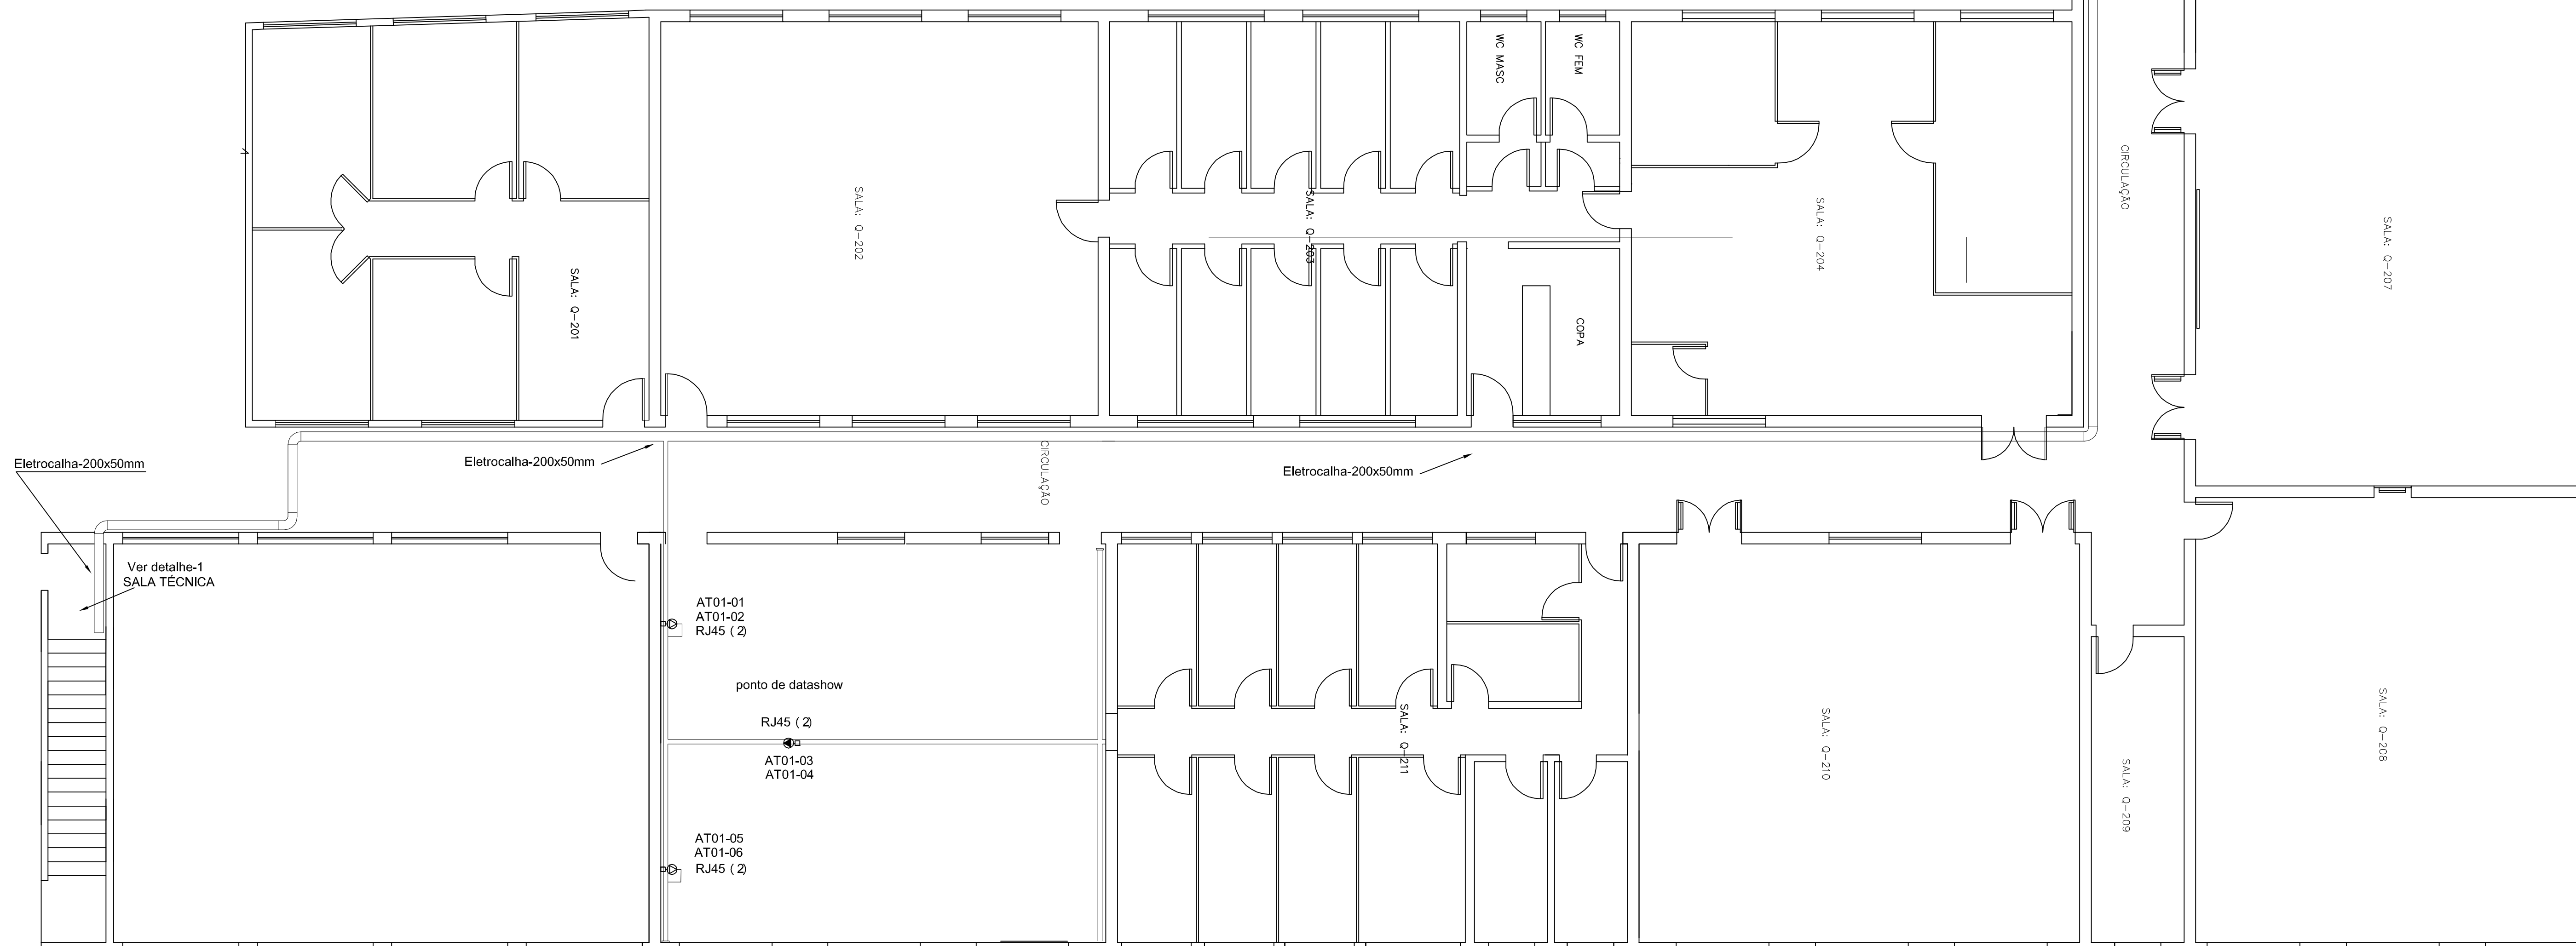

PLANTA BAIXA – LAB. DE QUÍMICA GERAL ESCALA 1/100

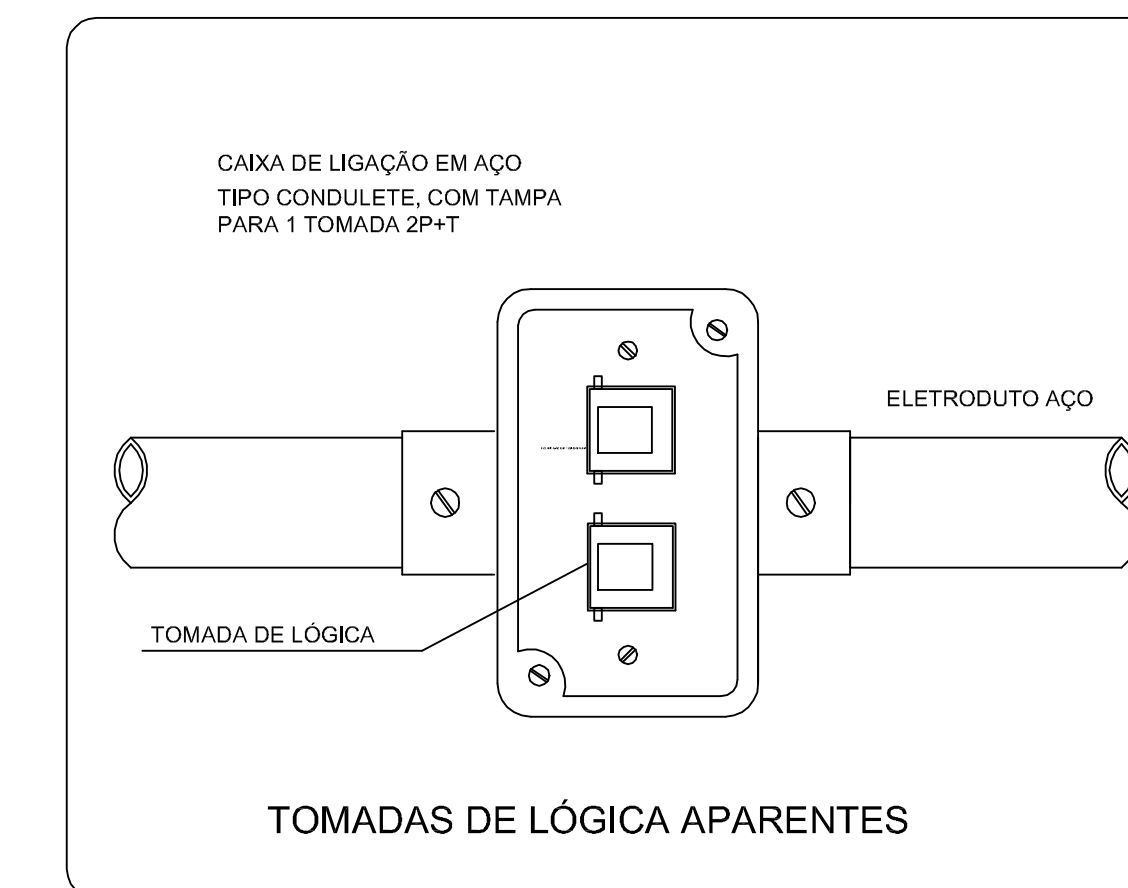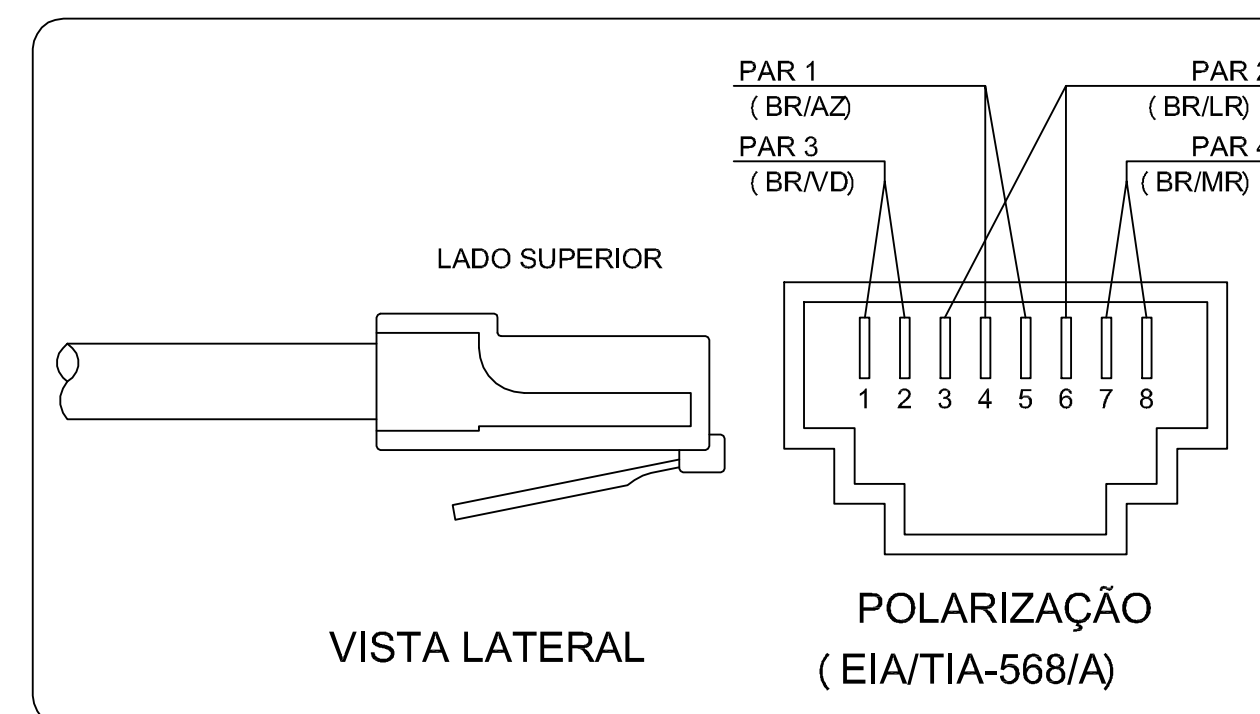

UNIFAL UNIVERSIDADE FEDERAL DE ALFENAS
SETOR DE ENGENHARIA E PROJETOS

PROJETO DE LÓGICA E TELEFONE DO LABORATÓRIO
DE QUÍMICA GERAL (REFORMA)

ENDEREÇO: RUA: GABRIEL MONTEIRO DA SILVA,700 BAIRRO CENTRO ALFENAS-MG	
PROPRIETÁRIO: UNIVERSIDADE FEDERAL DE ALFENAS - UNIFAL-MG	CNPJ: 17879859/0001-15
CATEGORIA DE USO: INSTITUCIONAL	

CREA:	Proprietário: UNIVERSIDADE FEDERAL DE ALFENAS - UNIFAL-MG CNPJ: 17879859/000115
	Responsável Técnico: JOSÉ LÚCIO PELOSO ENG. ELETRICISTA CREA :25155/D

Conteúdo:

LEGENDA
PLANTA BAIXA DOS LABORATÓRIOS
DESCRIÇÃO DOS CIRCUITOS
DETALHES

PRANCHA 1/2	ESCALAS INDICADA	DATA JUNHO - 2011
----------------	---------------------	----------------------